


ALUZ-PROY-GERARLOS-003- PLANES AUTOP-GERARLOS-07-14- LES-ATENEALUB- REVISION 2021-01- PLANES-04-07- LES-ATENEALUB-RE

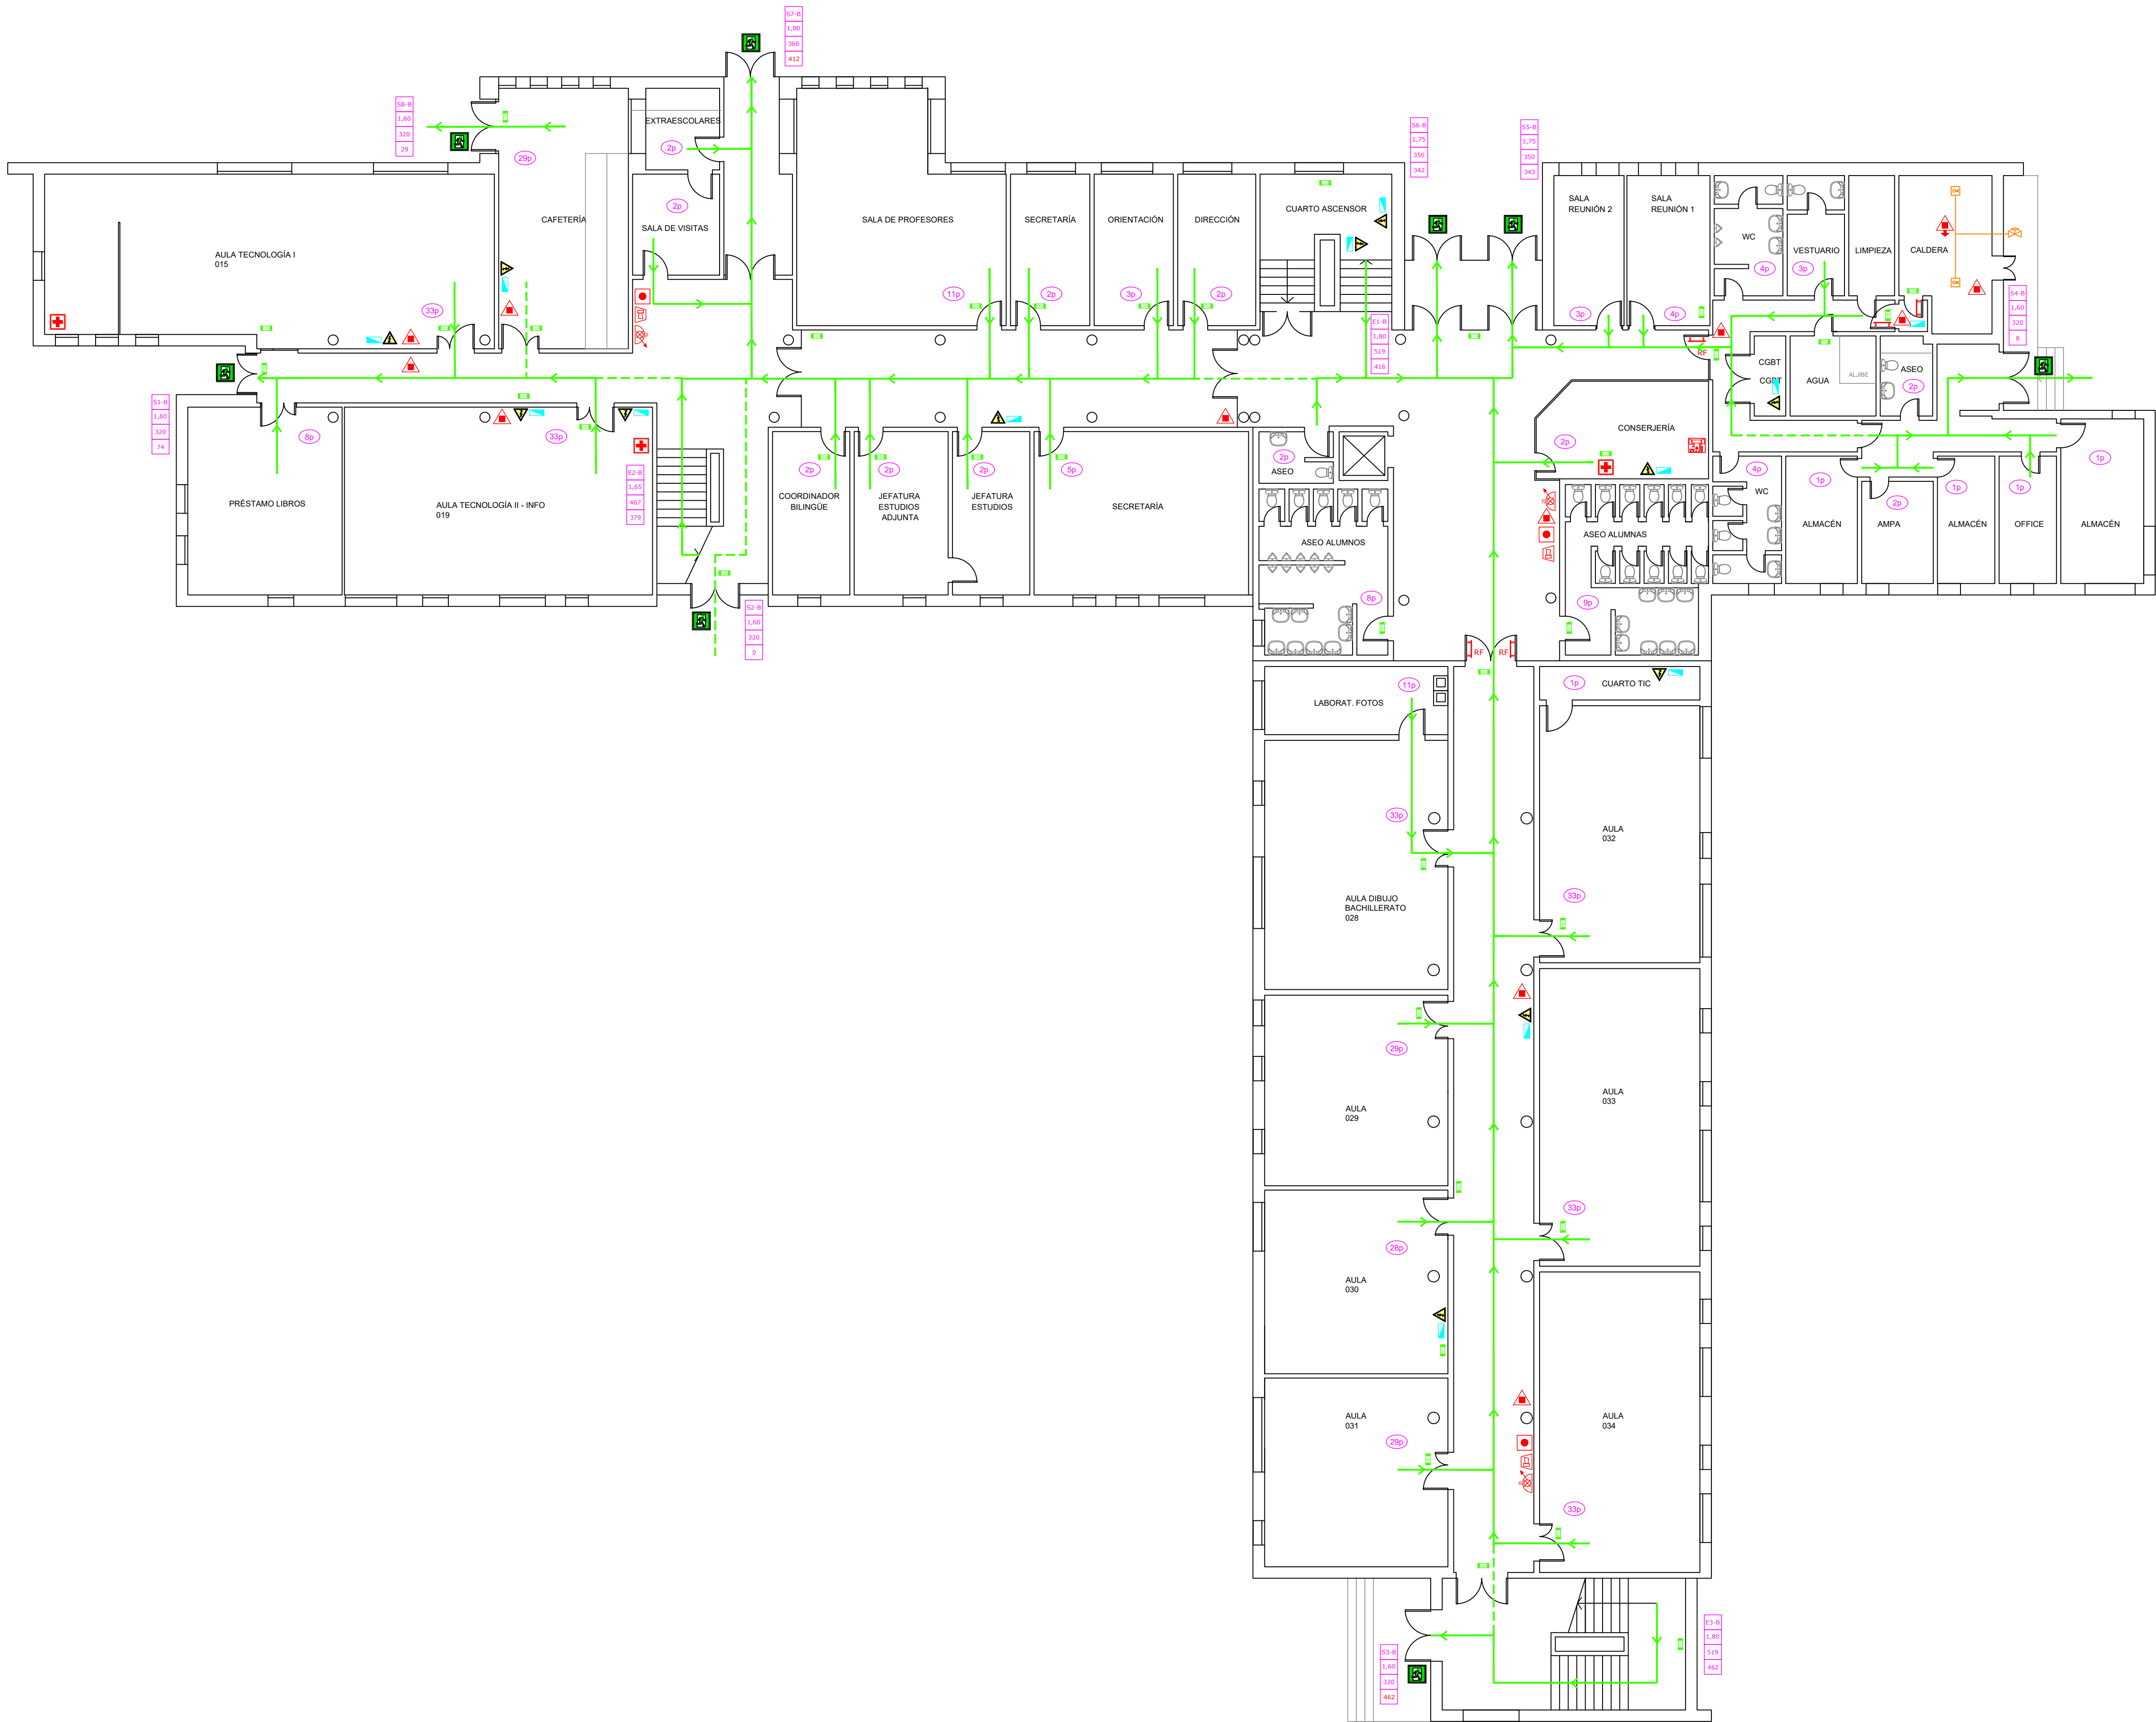

LEYENDA

- BOCA DE INCENDIO EQUIPADA Ø25mm CON SEÑAL LUMINISCENTE
- BOCA DE INCENDIO EQUIPADA Ø45mm CON SEÑAL LUMINISCENTE
- EXTINTOR POLVO ABC CON SEÑAL LUMINISCENTE
- EXTINTOR CO2 CON SEÑAL LUMINISCENTE
- EXTINTOR POLVO ABC CON SPRINKLER
- SISTEMA DE EXTINCIÓN EN CAMPANA
- CONEXIÓN COLUMNA SECA
- PULSADOR DE CORTE SUMINISTRO ELÉCTRICO CALDERA
- PULSADOR DE ALARMA MANUAL CON SEÑAL LUMINISCENTE
- SIRENA DE ALARMA DE INCENDIOS
- DETECTOR DE GAS / ELECTROVÁLVULA DE CORTE
- DETECTOR DE HUMOS
- CENTRAL DETECCIÓN DE INCENDIOS
- CENTRAL DETECCIÓN DE GAS
- CUADROS ELÉCTRICOS / RIESGO ELÉCTRICO
- BOTQUIN PRIMEROS AUXILIOS
- TELÉFONO COMUNICACIÓN AL EXTERIOR
- CENTRAL DE MEGAFONÍA / ALTAVOZ
- INTERCOMUNICADOR CENTRAL / TERMINAL
- PULSADOR TIMBRE
- VIA DE EVACUACIÓN PRINCIPAL
- VIA DE EVACUACIÓN ALTERNATIVA
- LOCAL DE RIESGO
- RETENEDOR ELECTROMAGNÉTICO PARA PUERTAS RF
- PUERTA CON APERTURA ANTIPÁNICO
- PUERTA RF
- ALUMBRADO DE EMERGENCIA
- OCUPACIÓN (Nº PERSONAS)

CUADRO DE EVACUACIÓN

S1 (Nº Salida) - X (Planta)	51-X	E1-X
E1 (Nº Escalera) - X (Planta)	0,80	
ANCHO TOTAL LIBRE DE LA ESC. / PUERTA (en m.)	160	
CAPACIDAD MÁXIMA DE EVACUACIÓN (nº de personas)	1	
NÚMERO DE PERSONAS ASIGNADAS		
SALIDA DE PLANTA Y/O EDIFICIO		

EDIFICIO PRINCIPAL. PLANTA BAJA

PROYECTO PLAN DE AUTOPROTECCIÓN EN IES
TITULAR ATENEA
SITUACIÓN IES ATENEA
FECHA ABRIL 2021
COD 073-134-252-15

MOD. Nº 01 / MOD. Nº 02 / MOD. Nº 03 / ESCALA 1/135
MOD. Nº 04 / MOD. Nº 05 / MOD. Nº 06 / VERSIÓN REV 04-2021

Javier Horca Hernández
Colegado 18893 COITIM
Colegado 367 COITIGU
Fdo. Titular

JHH Ingeniería & Consultoría
Tlf: +34 91 013 99 38
info@jhh-ingenieria.com
www.jhh-ingenieria.com

ALUZ PROJ. CERRADOS 003. PLANES AUTOP. CERRADOS 007-134. IES ATENEA LAB. REVISIÓN 2021.01. PLANES 04-07. IES ATENEA LAB.



LEYENDA

- BOCA DE INCENDIO EQUIPADA Ø25mm CON SEÑAL LUMINISCENTE
- BOCA DE INCENDIO EQUIPADA Ø45mm CON SEÑAL LUMINISCENTE
- EXTINTOR POLVO ABC CON SEÑAL LUMINISCENTE
- EXTINTOR CO2 CON SEÑAL LUMINISCENTE
- EXTINTOR POLVO ABC CON SPRINKLER
- SISTEMA DE EXTINCIÓN EN CAMPANA
- CONEXIÓN COLUMNA SECA
- PULSADOR DE CORTE SUMINISTRO ELÉCTRICO CALDERA
- PULSADOR DE ALARMA MANUAL CON SEÑAL LUMINISCENTE
- SIRENA DE ALARMA DE INCENDIOS
- DETECTOR DE GAS / ELECTROVÁLVULA DE CORTE
- DETECTOR DE HUMOS
- CENTRAL DETECCIÓN DE INCENDIOS
- CENTRAL DETECCIÓN DE GAS
- CUADROS ELÉCTRICOS / RIESGO ELÉCTRICO
- BOTIQUÍN PRIMEROS AUXILIOS
- TELÉFONO COMUNICACIÓN AL EXTERIOR
- CENTRAL DE MEGAFONÍA / ALTAVOZ
- INTERCOMUNICADOR CENTRAL / TERMINAL
- PULSADOR TIMBRE
- VIA DE EVACUACIÓN PRINCIPAL
- VIA DE EVACUACIÓN ALTERNATIVA
- LOCAL DE RIESGO
- RETENEDOR ELECTROMAGNÉTICO PARA PUERTAS RF
- PUERTA CON APERTURA ANTIPÁNICO
- PUERTA RF
- ALUMBRADO DE EMERGENCIA
- OCUPACIÓN (Nº PERSONAS)
- S1 (Nº Salida) - X (Planta)
- E1 (Nº Escalera) - X (Planta)
- ANCHO TOTAL LIBRE DE LA ESC. / PUERTA (en m.)
- CAPACIDAD MÁXIMA DE EVACUACIÓN (nº de personas)
- NÚMERO DE PERSONAS ASIGNADAS
- SALIDA DE PLANTA Y/O EDIFICIO

CUADRO DE EVACUACIÓN

S1-X	E1-X
0,80	160
160	160
160	160
160	160

EDIFICIO PRINCIPAL. PLANTA PRIMERA

PROYECTO PLAN DE AUTOPROTECCIÓN EN IES
TITULAR ATENEA
SITUACIÓN IES ATENEA
FECHA ABRIL 2021
COD 073-134-252-15

MOD. Nº 01 / MOD. Nº 02 / MOD. Nº 03 / ESCALA 1/135
MOD. Nº 04 / MOD. Nº 05 / MOD. Nº 06 / VERSIÓN REV 04-2021

Javier Horca Hernández
Colegiado 18893 COITTM
Colegiado 367 COITIGU

Fdo. Titular

JHH Ingeniería & Consultoría
Tlf: +34 91 013 99 38
info@jhh-ingenieria.com
www.jhh-ingenieria.com

